



"Koncepcja kanalizacji sanitarnej w miejscowości Gierałów, Wykroty, Czerna, Gościszów na odcinku od końca kanalizacji do przejazdu kolejowego"

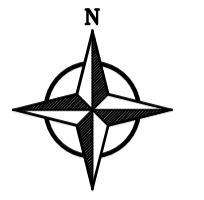

Projekt zagospodarowania terenu
Skala 1:5000

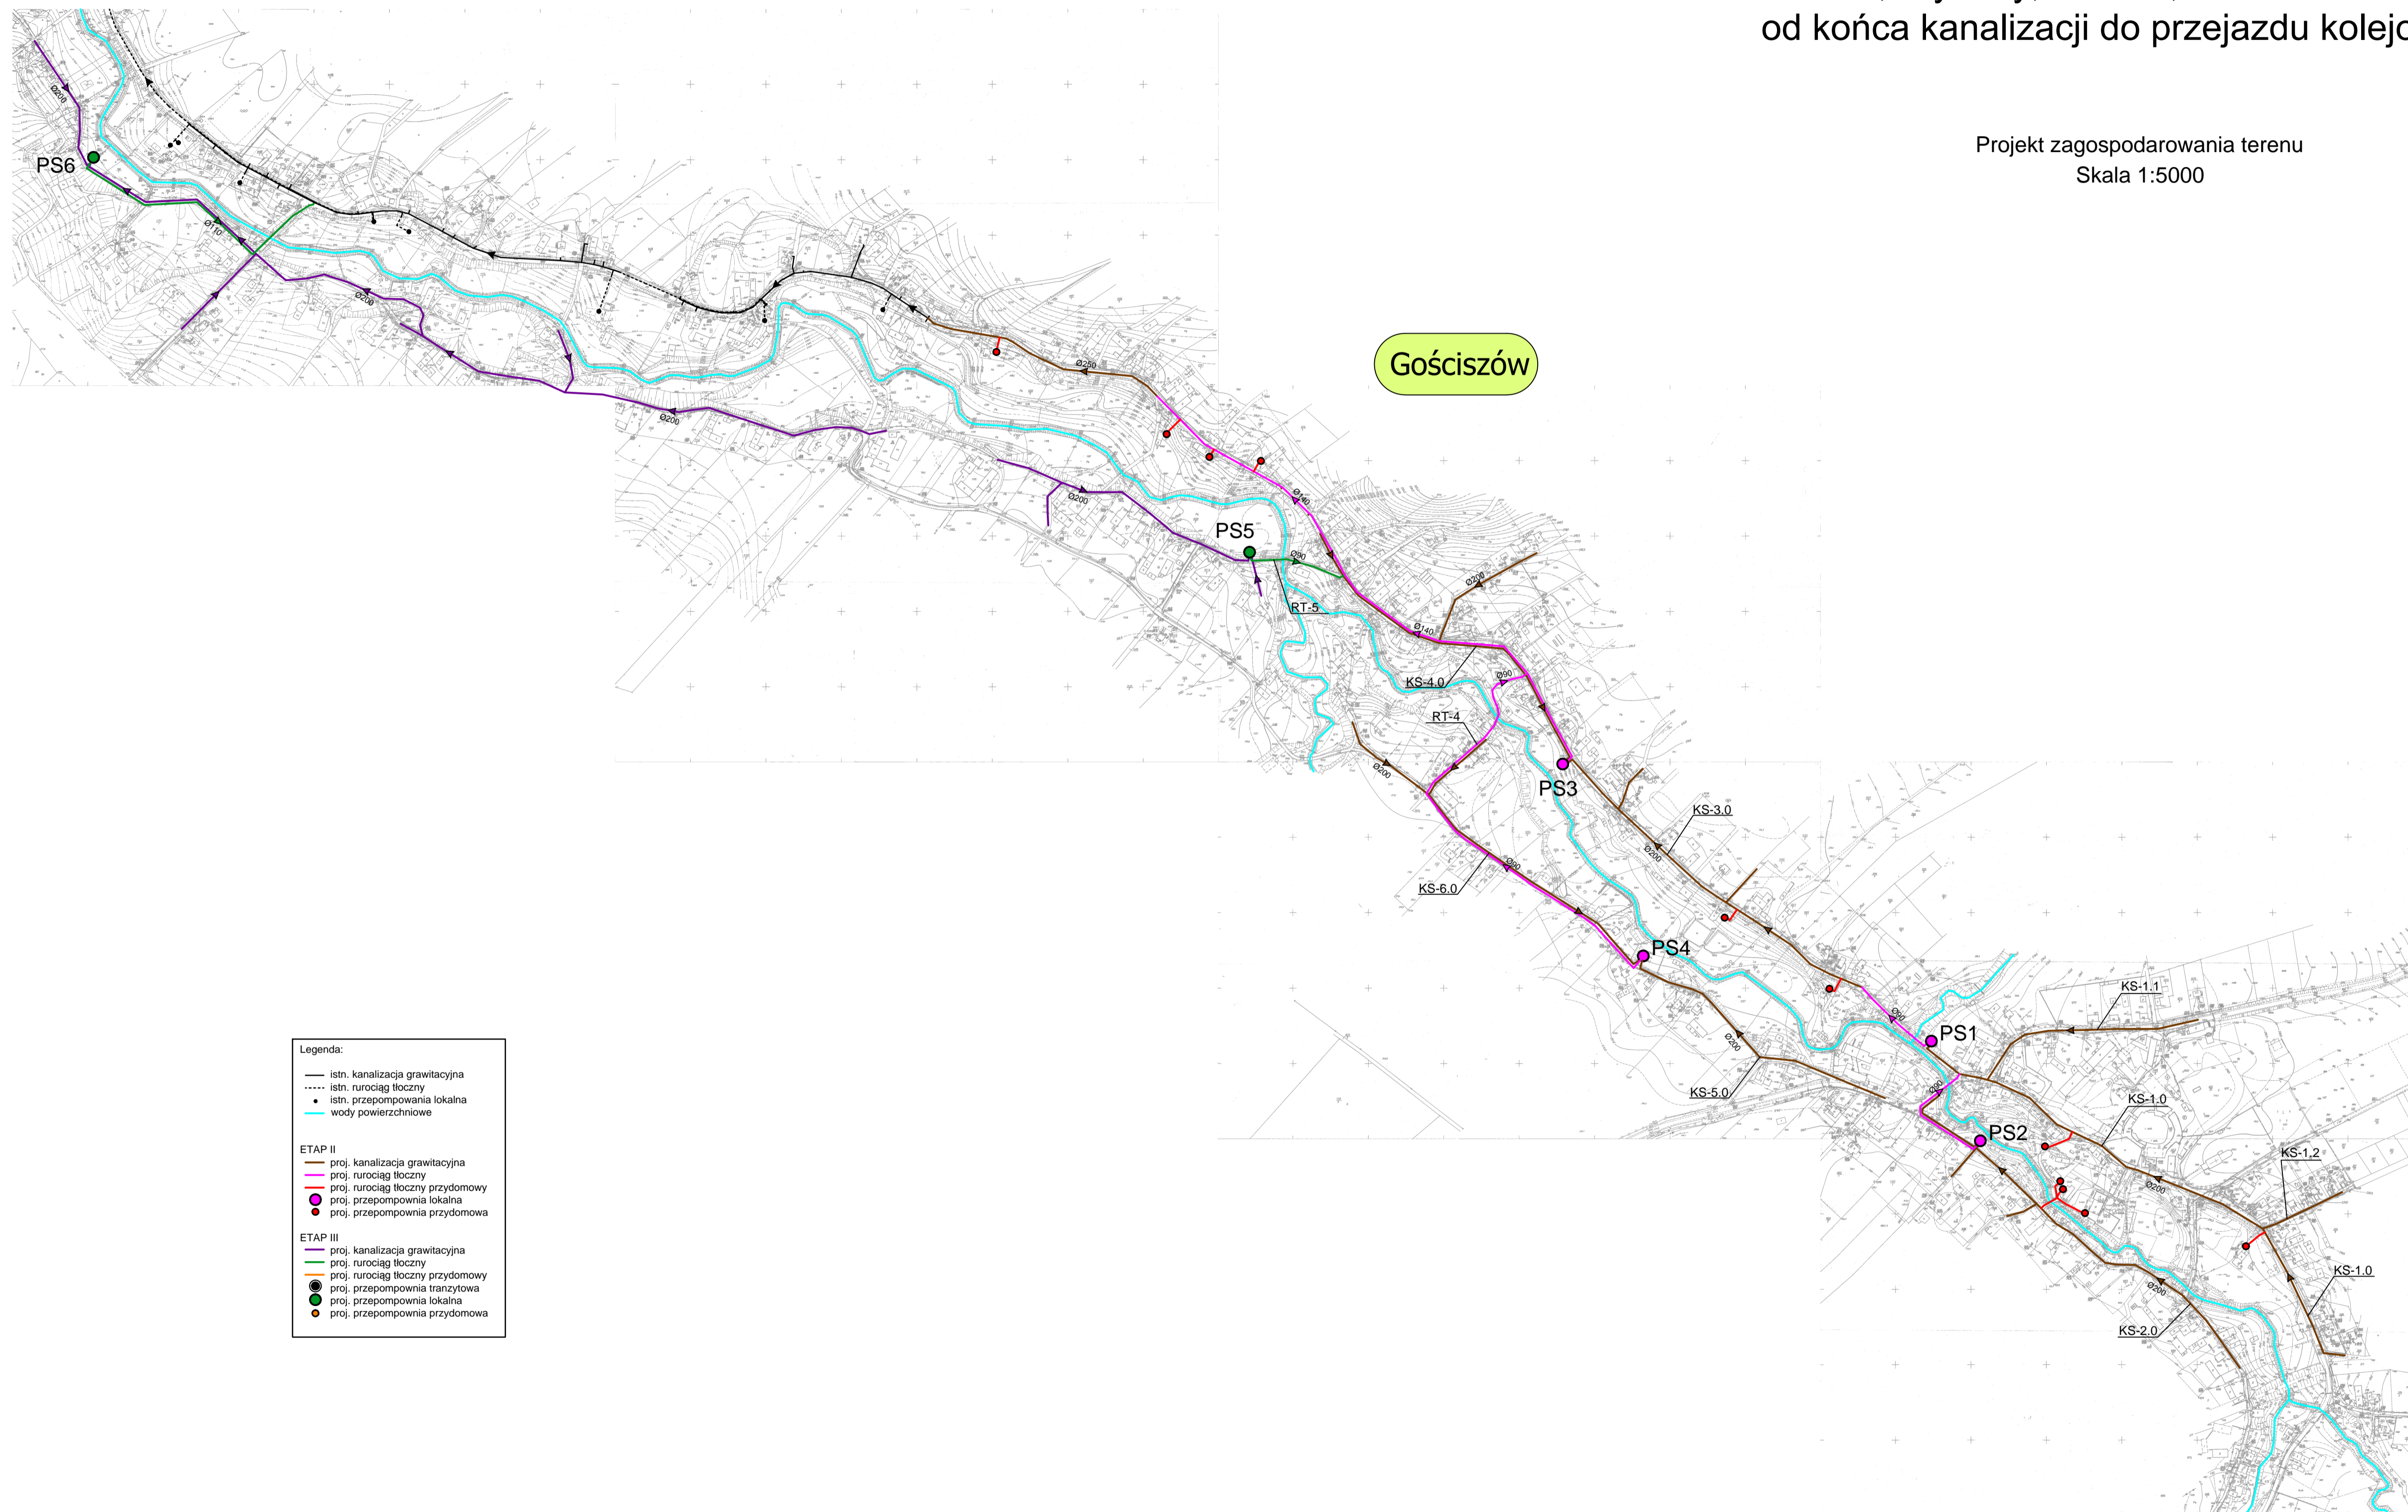

Legenda:

—	istn. kanalizacja grawitacyjna
----	istn. rurociąg tłoczny
●	istn. przepompownia lokalna
—	wody powierzchniowe
ETAP II	
—	proj. kanalizacja grawitacyjna
----	proj. rurociąg tłoczny
●	proj. przepompownia przydomowa
●	proj. przepompownia lokalna
●	proj. przepompownia przydomowa
ETAP III	
—	proj. kanalizacja grawitacyjna
----	proj. rurociąg tłoczny
●	proj. przepompownia przydomowa
●	proj. przepompownia lokalna
●	proj. przepompownia przydomowa

ESKO - CONSULTING Sp. z o.o. ul. Śpiżna 112/38, 53-111 Wrocław BIURO: ul. Sikorskiego 19, 65-454 Żelazna Góra tel. (68) 451-85-86, fax (68) 451-85-85 e-mail: sekretariat@esko.org.pl		
Obiekt: Koncepcja kanalizacji sanitarnej w miejscowości Gierałów, Wykroty, Czerna, Gościszów na odcinku od końca kanalizacji do przejazdu kolejowego	skala: 1:5000	
Tytuł rysunku: Projekt zagospodarowania terenu - Gościszów	rys. nr 3	
Projektował: mgr inż. Bożena Baczmarska	nr upr. 21/2001/Gw	data/podpis:
Opracował: mgr inż. Katarzyna Długosz		
Sprawdził: mgr inż. Bożena Markowska	21/2001/Gw	